

COMUNE DI SAN GIUSTO CANAVESE
CITTA' METROPOLITANA


PROGETTO DEFINITIVO
Manutenzione straordinaria messa in sicurezza
dei solai della Scuola Elementare

NOVEMBRE 2019



PROGETTO DEFINITIVO
TAVOLA UNICA
INTERVENTO Scuola Elementare "G. Gozzano"


PROGETTISTA Dott. Ing. Daniele SUCCO
v. Demetrio Cosola 40 - 10034 CHIVASSO (TO)
Tel./fax: 349/3122063 - e-mail: danielesucco@gmail.com
Iscr. Albo degli Ingegneri di Torino n° 8214Y

PROGETTISTA DIRETTORE LAVORI DITTA APPALTATRICE

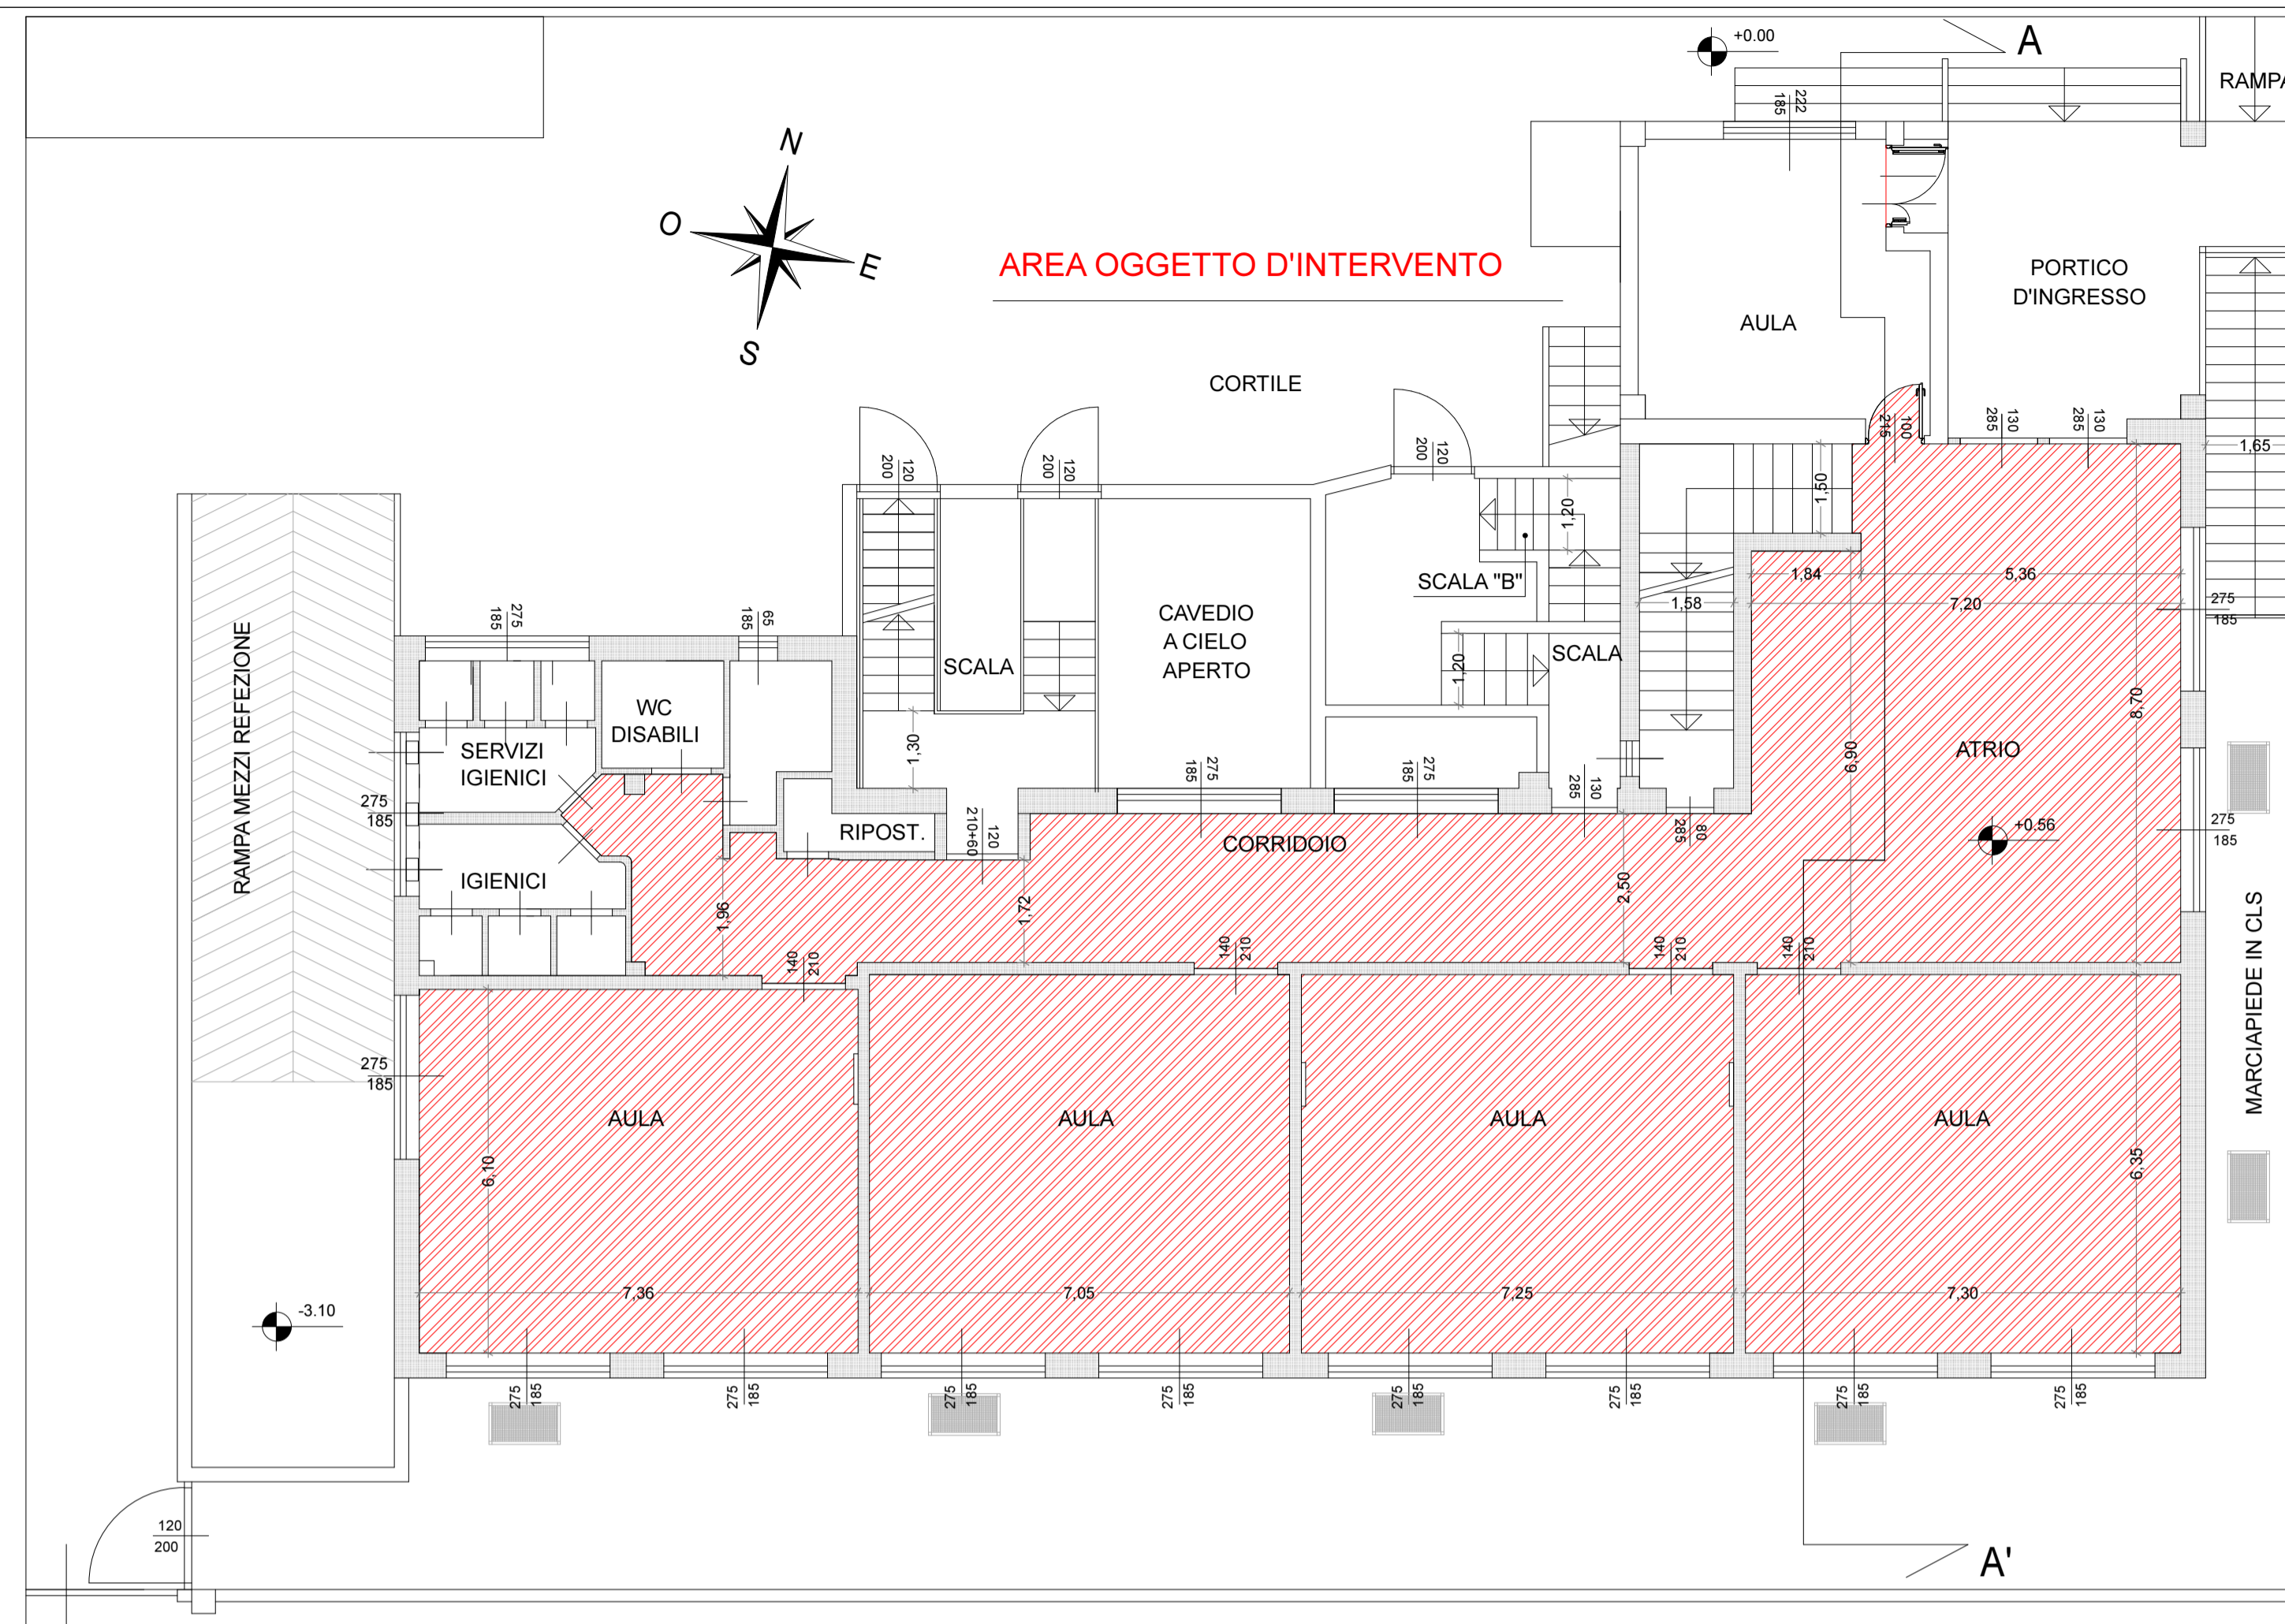


PIANTA PIANO PRIMO
scala 1:100

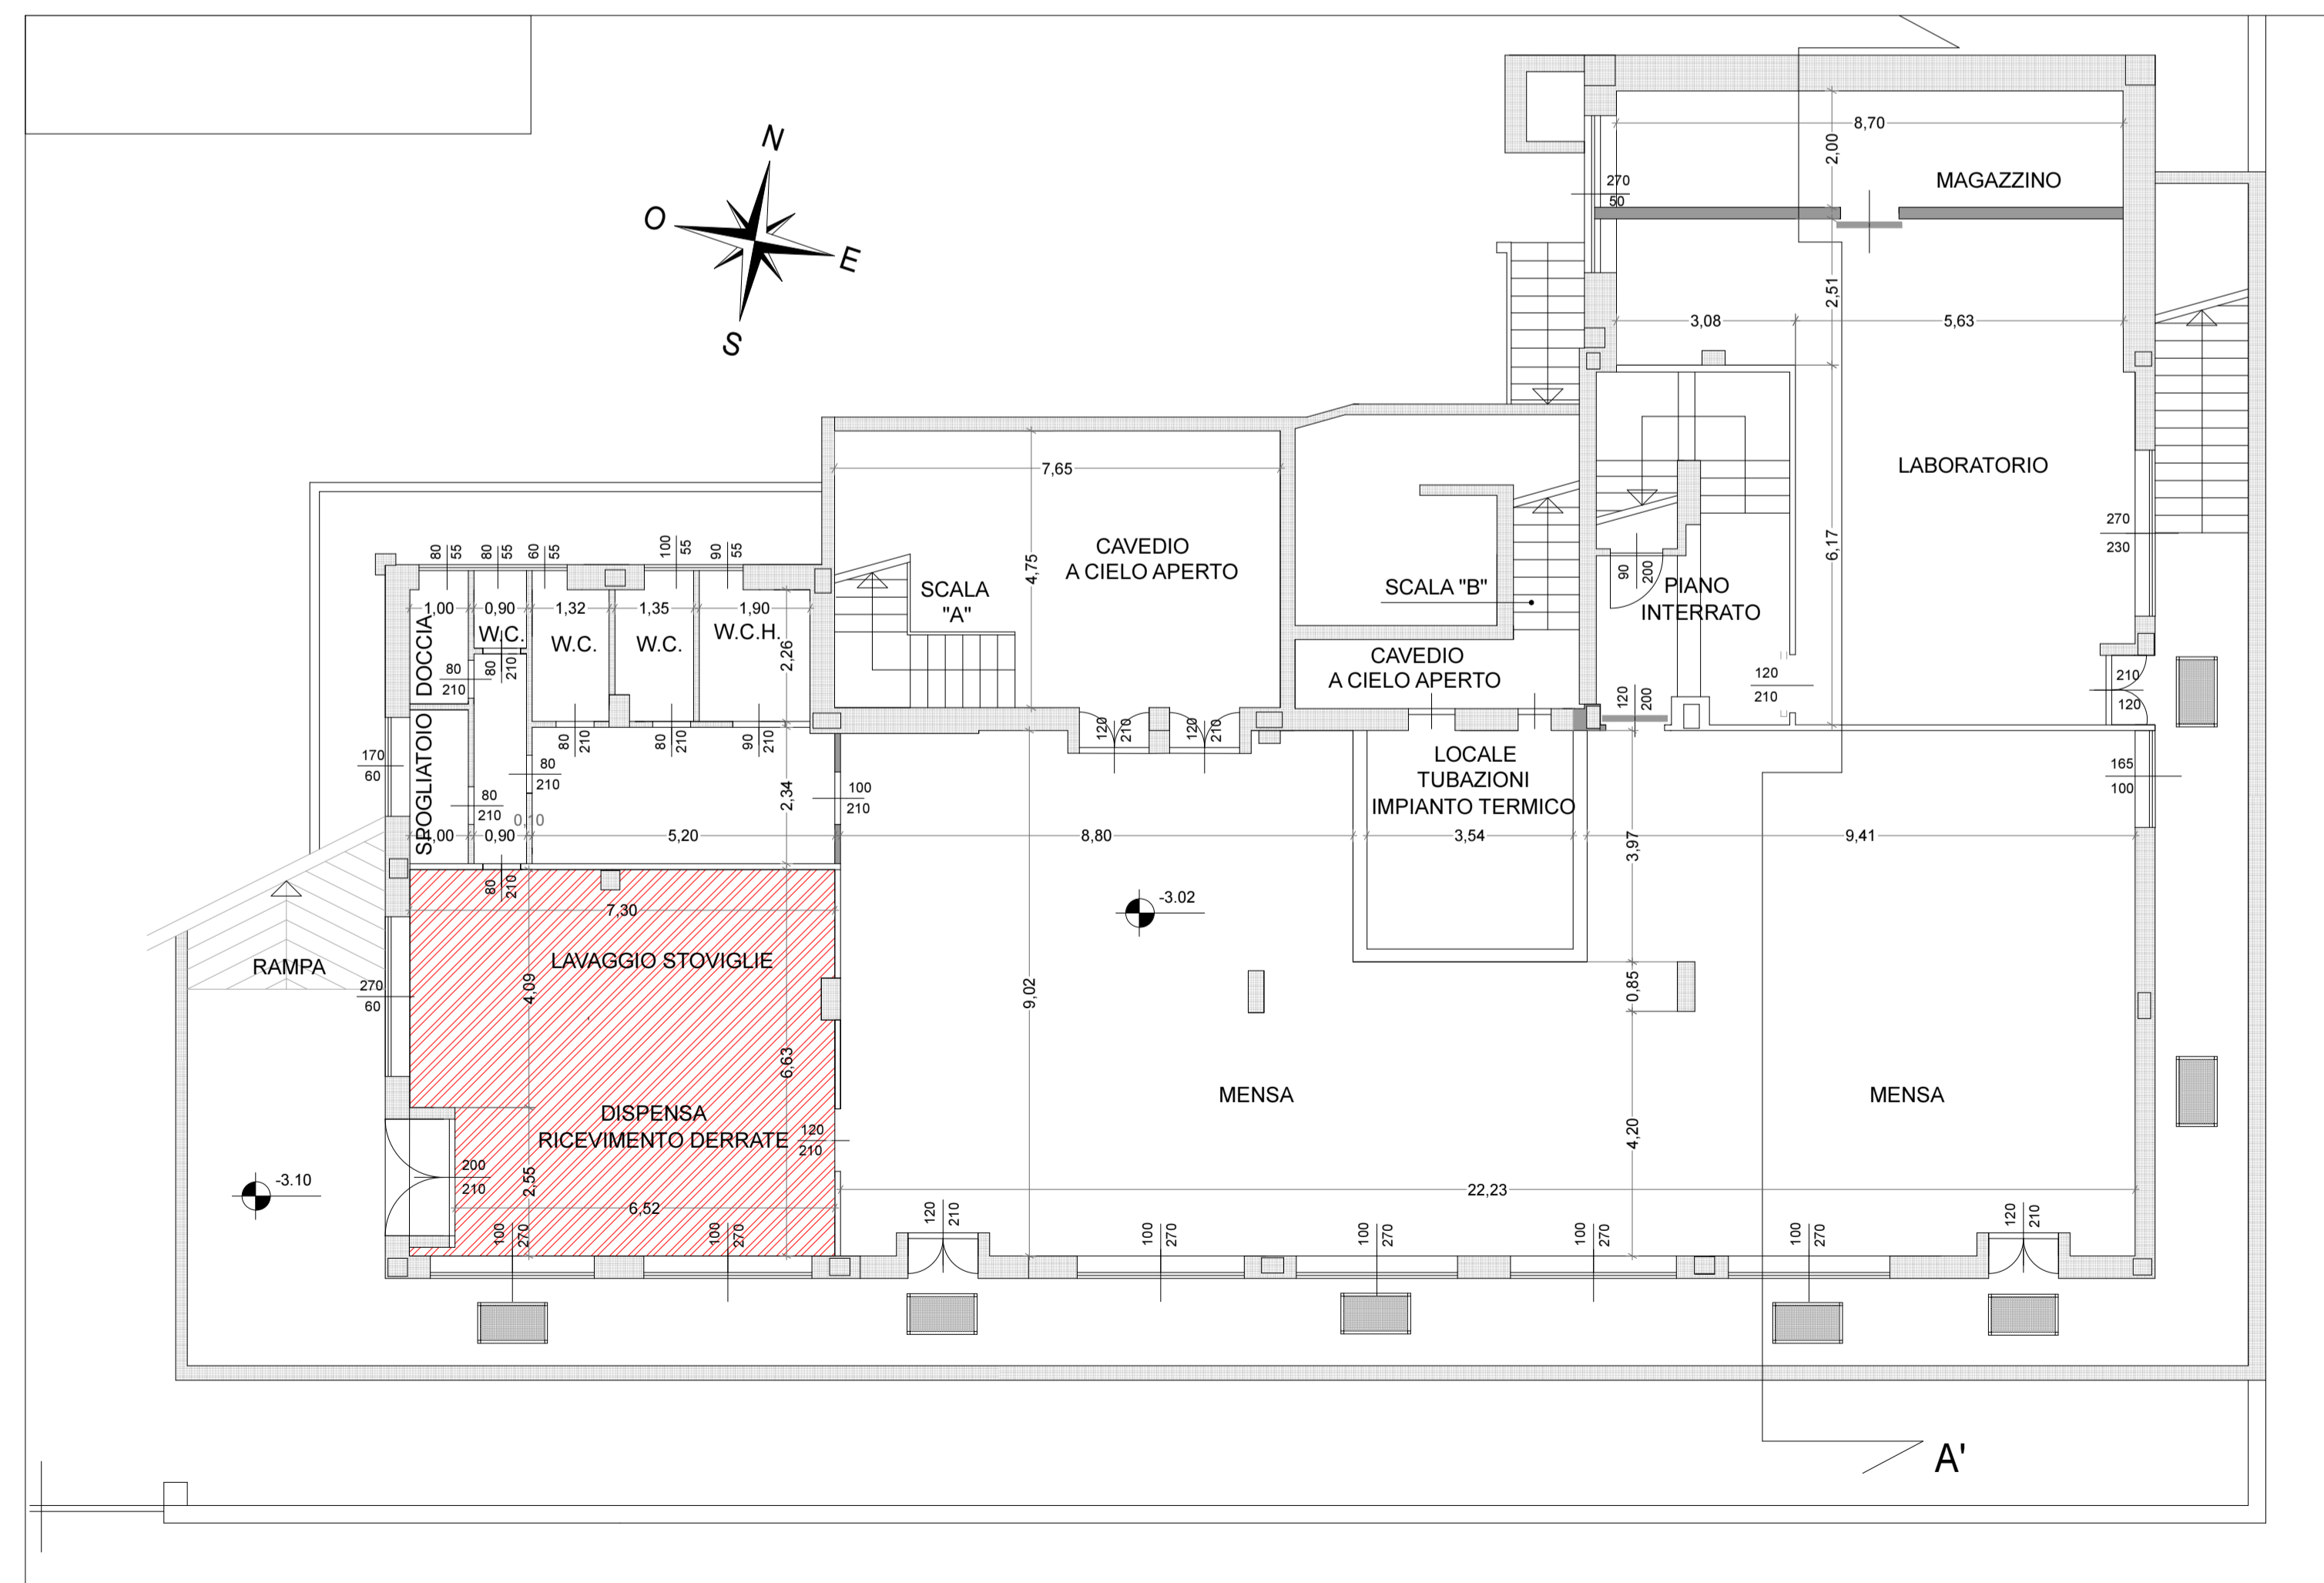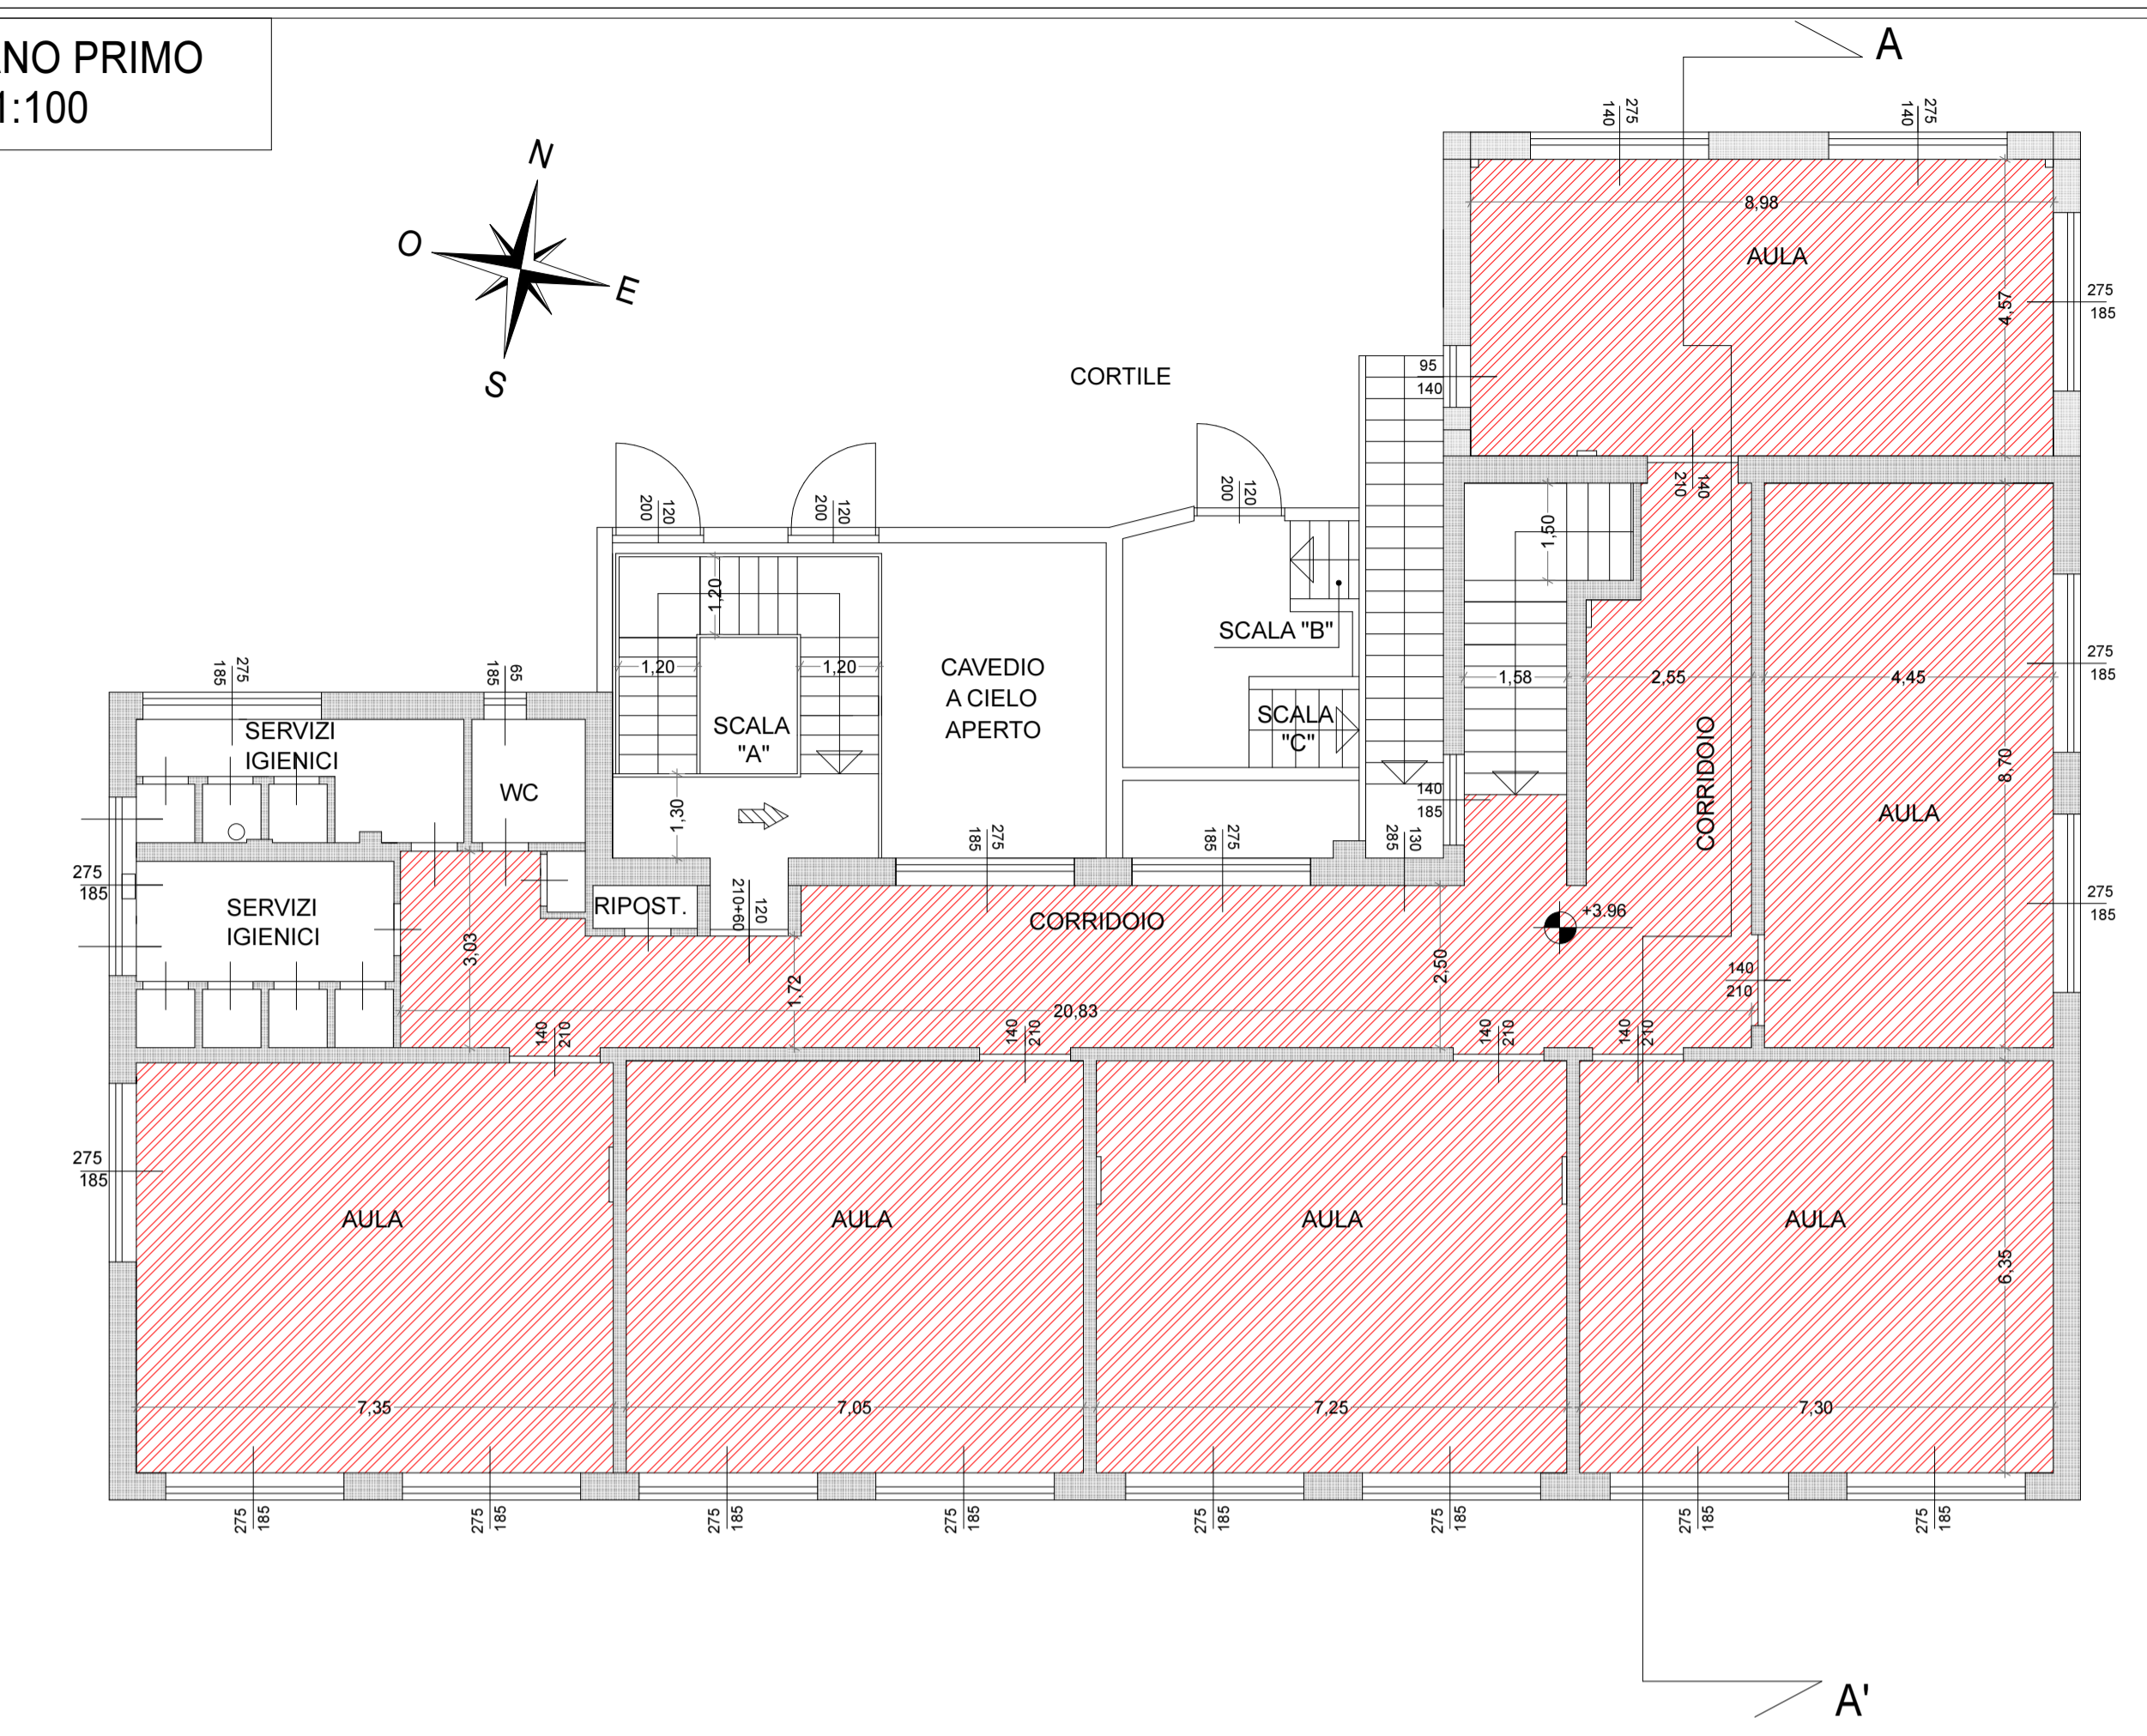

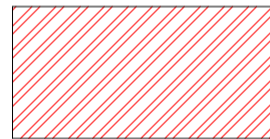 Individuazione zone di intervento con posa controsoffitto antisfondellamento

SISTEMA ANTISFONDELLAMENTO CON CONTROSOFFITTO

Orditura principale realizzata con speciali profili metallici sagomati

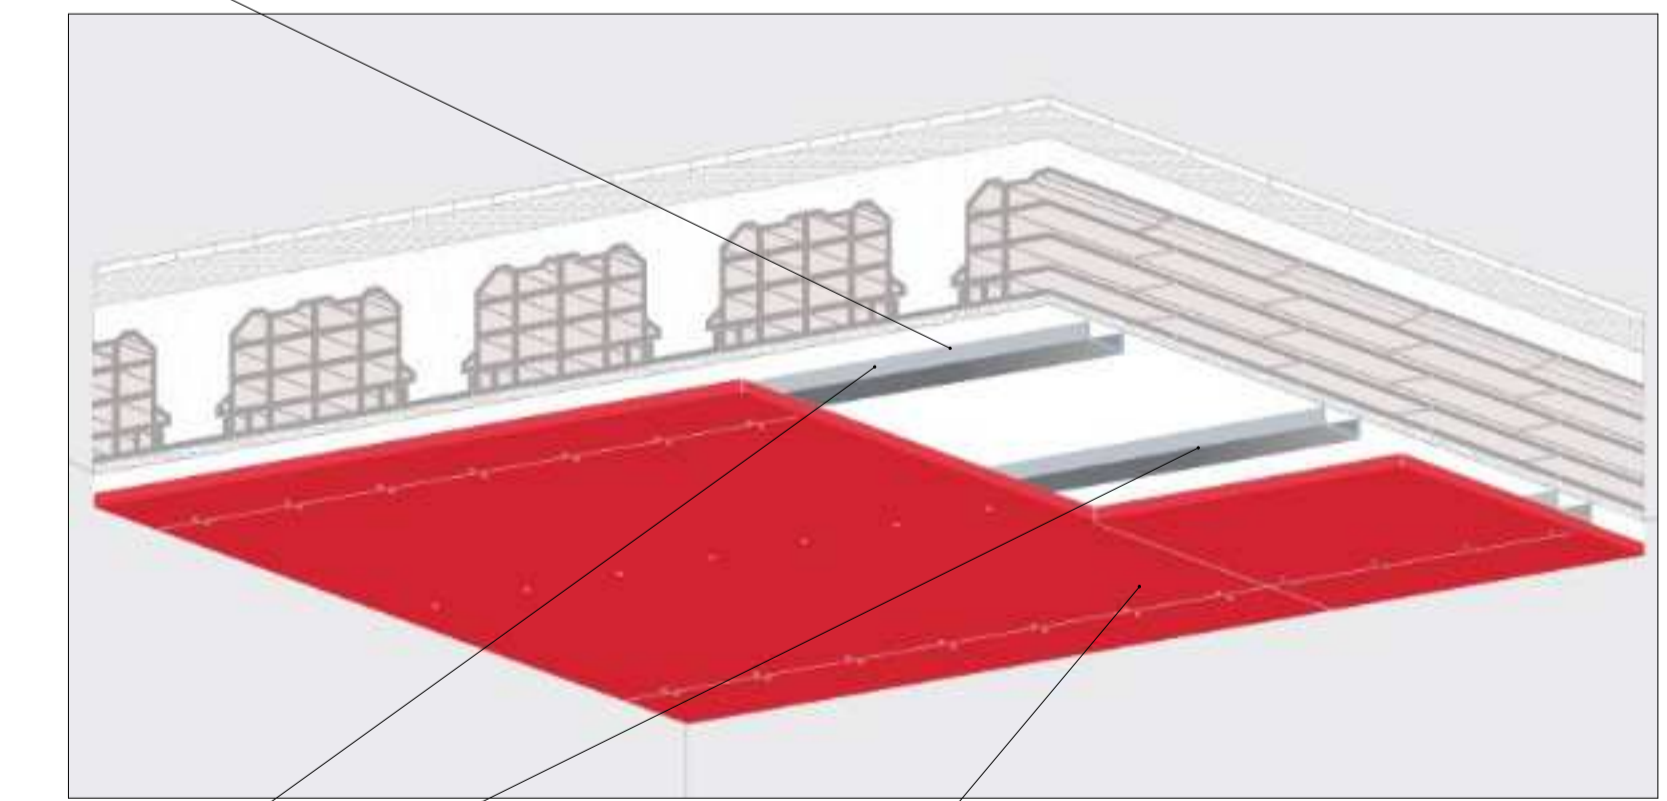

Lastra di cartongesso armata fibrorinforzata

INTERASSE 60 cm